


PROJEKTOWYCHDO CELÓW PROJEKTOWYCH

Wykonana przez ZAKŁAD USŁUG GEODEZYJNYCH "GEOREF" TOMASZ CIAŻYŃSKI
Mapa w skali 1:500
G-III.6642.1109.2019

Województwo: śląskie
Powiat: m. Katowice
Jednostka ewidencyjna: 246901_1
Obręb: [246901_1.0002] Bogucice-Zawodzie
Katowice, ul. Markiecki 87
Układy współrzędnych: PUWP 2000 strefa 6 (18°), układ odn.:Kronsztadt 86
Służebności gruntowe mające wpływ na zagospodarowanie gruntów zlokalizowanych w granicach projektowanej inwestycji: Nie badano.
Przedmiotem planowanej inwestycji mogą być budynki sytuowane w odległości mniejszej niż 4.0m od granicy nieruchomości przedmiotowej - informacja na podstawie par.79 ust.5 Roz. MSWiA z dnia 9.11.2011 w sprawie standardów... (Dz.U.263. poz. 1572).

Zakres opracowania:

Wykonał: Tomasz Ciężyński (nr upr. zaw. 21275)
Data opracowania: 26.06.2019r.

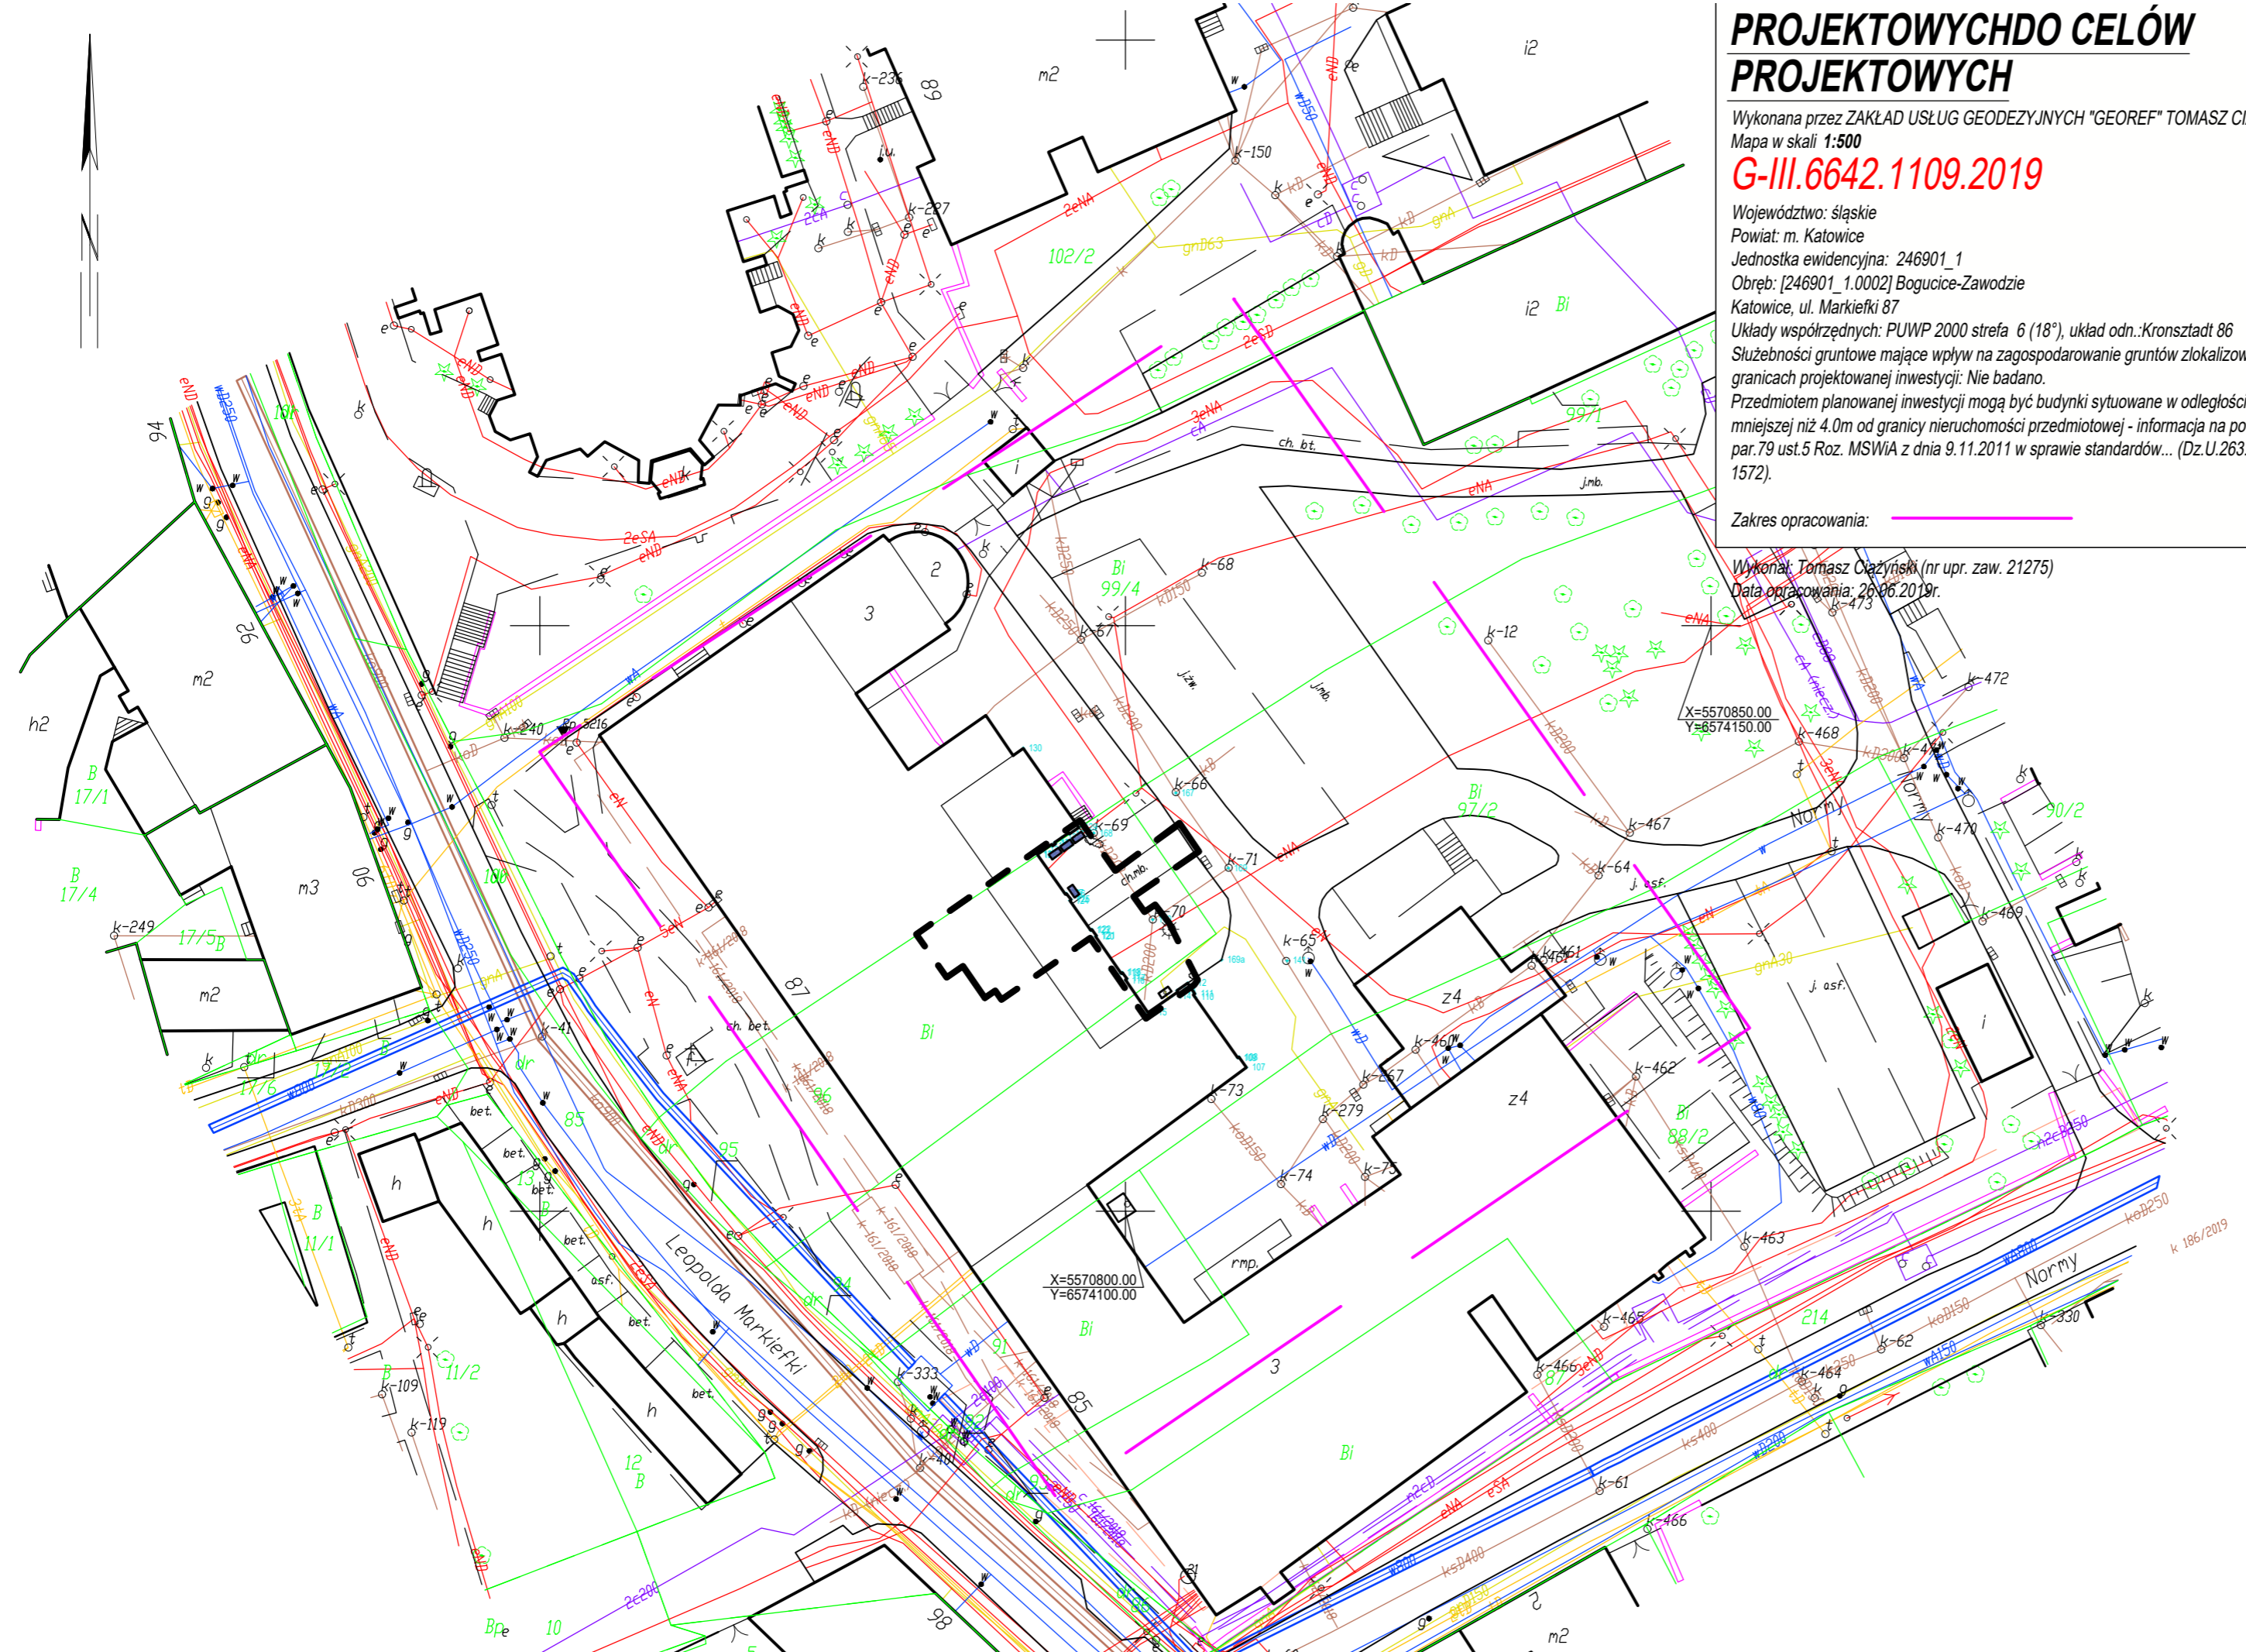

OZNACZENIA:	
	Granica opracowania geodezyjnego (mapy do celów projektowych)
	Zakres inwestycji
	2427/16 Numer działki
	273.46 Istniejące rzędne terenu
	Istniejący budynek
	Ch.m.b. Istniejąca nawierzchnia z masy bitumicznej
	Istniejące klimatyzatory na poziomie gruntu
	Istniejąca skrzynka gazowa na ścianie budynku

ZIELEŃ:
Istniejąca zieleń **nie** objęta ustawą z dnia 16.04.2004 r. o ochronie przyrody (tekst jednolity Dz.U. 2020.55)

	Ligustr pospolity - do przesadzenia
	Drzewo iglaste - Sosna - obwód ok. 20 cm na h= 5 cm od terenu posadwienia - do pozostawienia
	Krzew - Tuja Danica Ø ok. 60 cm, h= 60 cm - do pozostawienia

- UWAGI:**
- Całą trasę kablową zasilania należy układać w rurach osłonowych; -DVK050 po terenie zielonym;
 - Budowę linii kablowych należy prowadzić zgodnie z wymaganiami normy: N-SEP-E 004: 2014 Elektroenergetyczne i sygnalizacyjne linie kablowe. Projektowanie i budowa;
 - Projektowany kabel; 0,6/1kV prowadzić na głębokości 0,7m; kabel dla oświetlenia na głębokości 0,5m;
 - Wszelkie przepusty kablowe należy uszczelnic przed przedostaniem się wilgoci i wody;
 - Wszystkie wymiary sprawdzić na budowie
 - Rozpatrywać ściśle z projektami branżowymi.

Przedmiotowy projekt jest chroniony prawem autorskim z dn. 4 lutego 1994r. (Dziennik Ustaw nr 24 z dn. 23.02.1994r.). Zwielokrotnienie egzemplarzy, odsprzedaż z lub inne wprowadzanie do obrotu oraz opracowanie zależne w postaci koncepcji ostatecznej i projektu budowlanego lub wykonawczego bez zgody autorów jest zabronione.

	"STUDIO QUATTRO" arch. Hanna Kramarczyk-Leśniak pracownia: 40-540 Katowice, ul. Szpaków 51; tel./fax (32) 257 06 65; e-mail: hanna.lesniak@studioquattro.eu	NUMER PROJEKTU 006/2019
	OBIEKT: Przebudowa istniejących pomieszczeń szpitalnych wraz z rozbudową w celu wykonania Apteki Szpitalnej w Szpitalu Zakonu Bonifratrów pw. Aniołów Stróżów w Katowicach 40-211 Katowice, ul. Ks. L. Markiecki 87, nr działek: 96,97/2	FAZA P.B.
BRANŻA:	TREŚĆ PLAN ZAGOSPODAROWANIA TERENU STAN ISTNIEJĄCY	
ARCH-BUD	mgr inż. arch. Hanna Kramarczyk-Leśniak nr upr. 71/2001	SKALA: 1:500
AUTOR OPRACOWAŁ:	mgr inż. arch. Katarzyna Golec	DATA: 09.2019/ 01.2020
OPRACOWAŁ:	mgr inż. arch. Grzegorz Seweryn nr upr. 744/87	NR. RYS. 01A