

# MAPA DO CELÓW PROJEKTOWYCH DO CELÓW PROJEKTOWYCH


Wykonana przez ZAKŁAD USŁUG GEODEZYJNYCH "GEOREF"  
TOMASZ CIAŻYŃSKI  
Mapa w skali 1:500

**G-III.6642.1109.2019**

Województwo: śląskie  
Powiat: m. Katowice  
Jednostka ewidencyjna: 246901\_1  
Obręb: [246901\_1.0002] Bogucice-Zawodzie  
Katowice, ul. Markiecki 87  
Układy współrzędnych: PUWP 2000 strefa 6 (18"), układ odn.: Kronsztadt 86  
Służebności gruntowe mające wpływ na zagospodarowanie gruntów zlokalizowanych w granicach projektowanej inwestycji: Nie badano. Przedmiotem planowanej inwestycji mogą być budynki sytuowane w odległości mniejszej niż 4.0m od granicy nieruchomości przedmiotowej - informacja na podstawie par.79 ust.5 Roz. MSWiA z dnia 9.11.2011 w sprawie standardów... (Dz.U.263. poz. 1572).

Zakres opracowania:

Wykonał: Tomasz Ciążyński (nr upr. zaw. 21275)  
Data opracowania: 26.06.2019r.

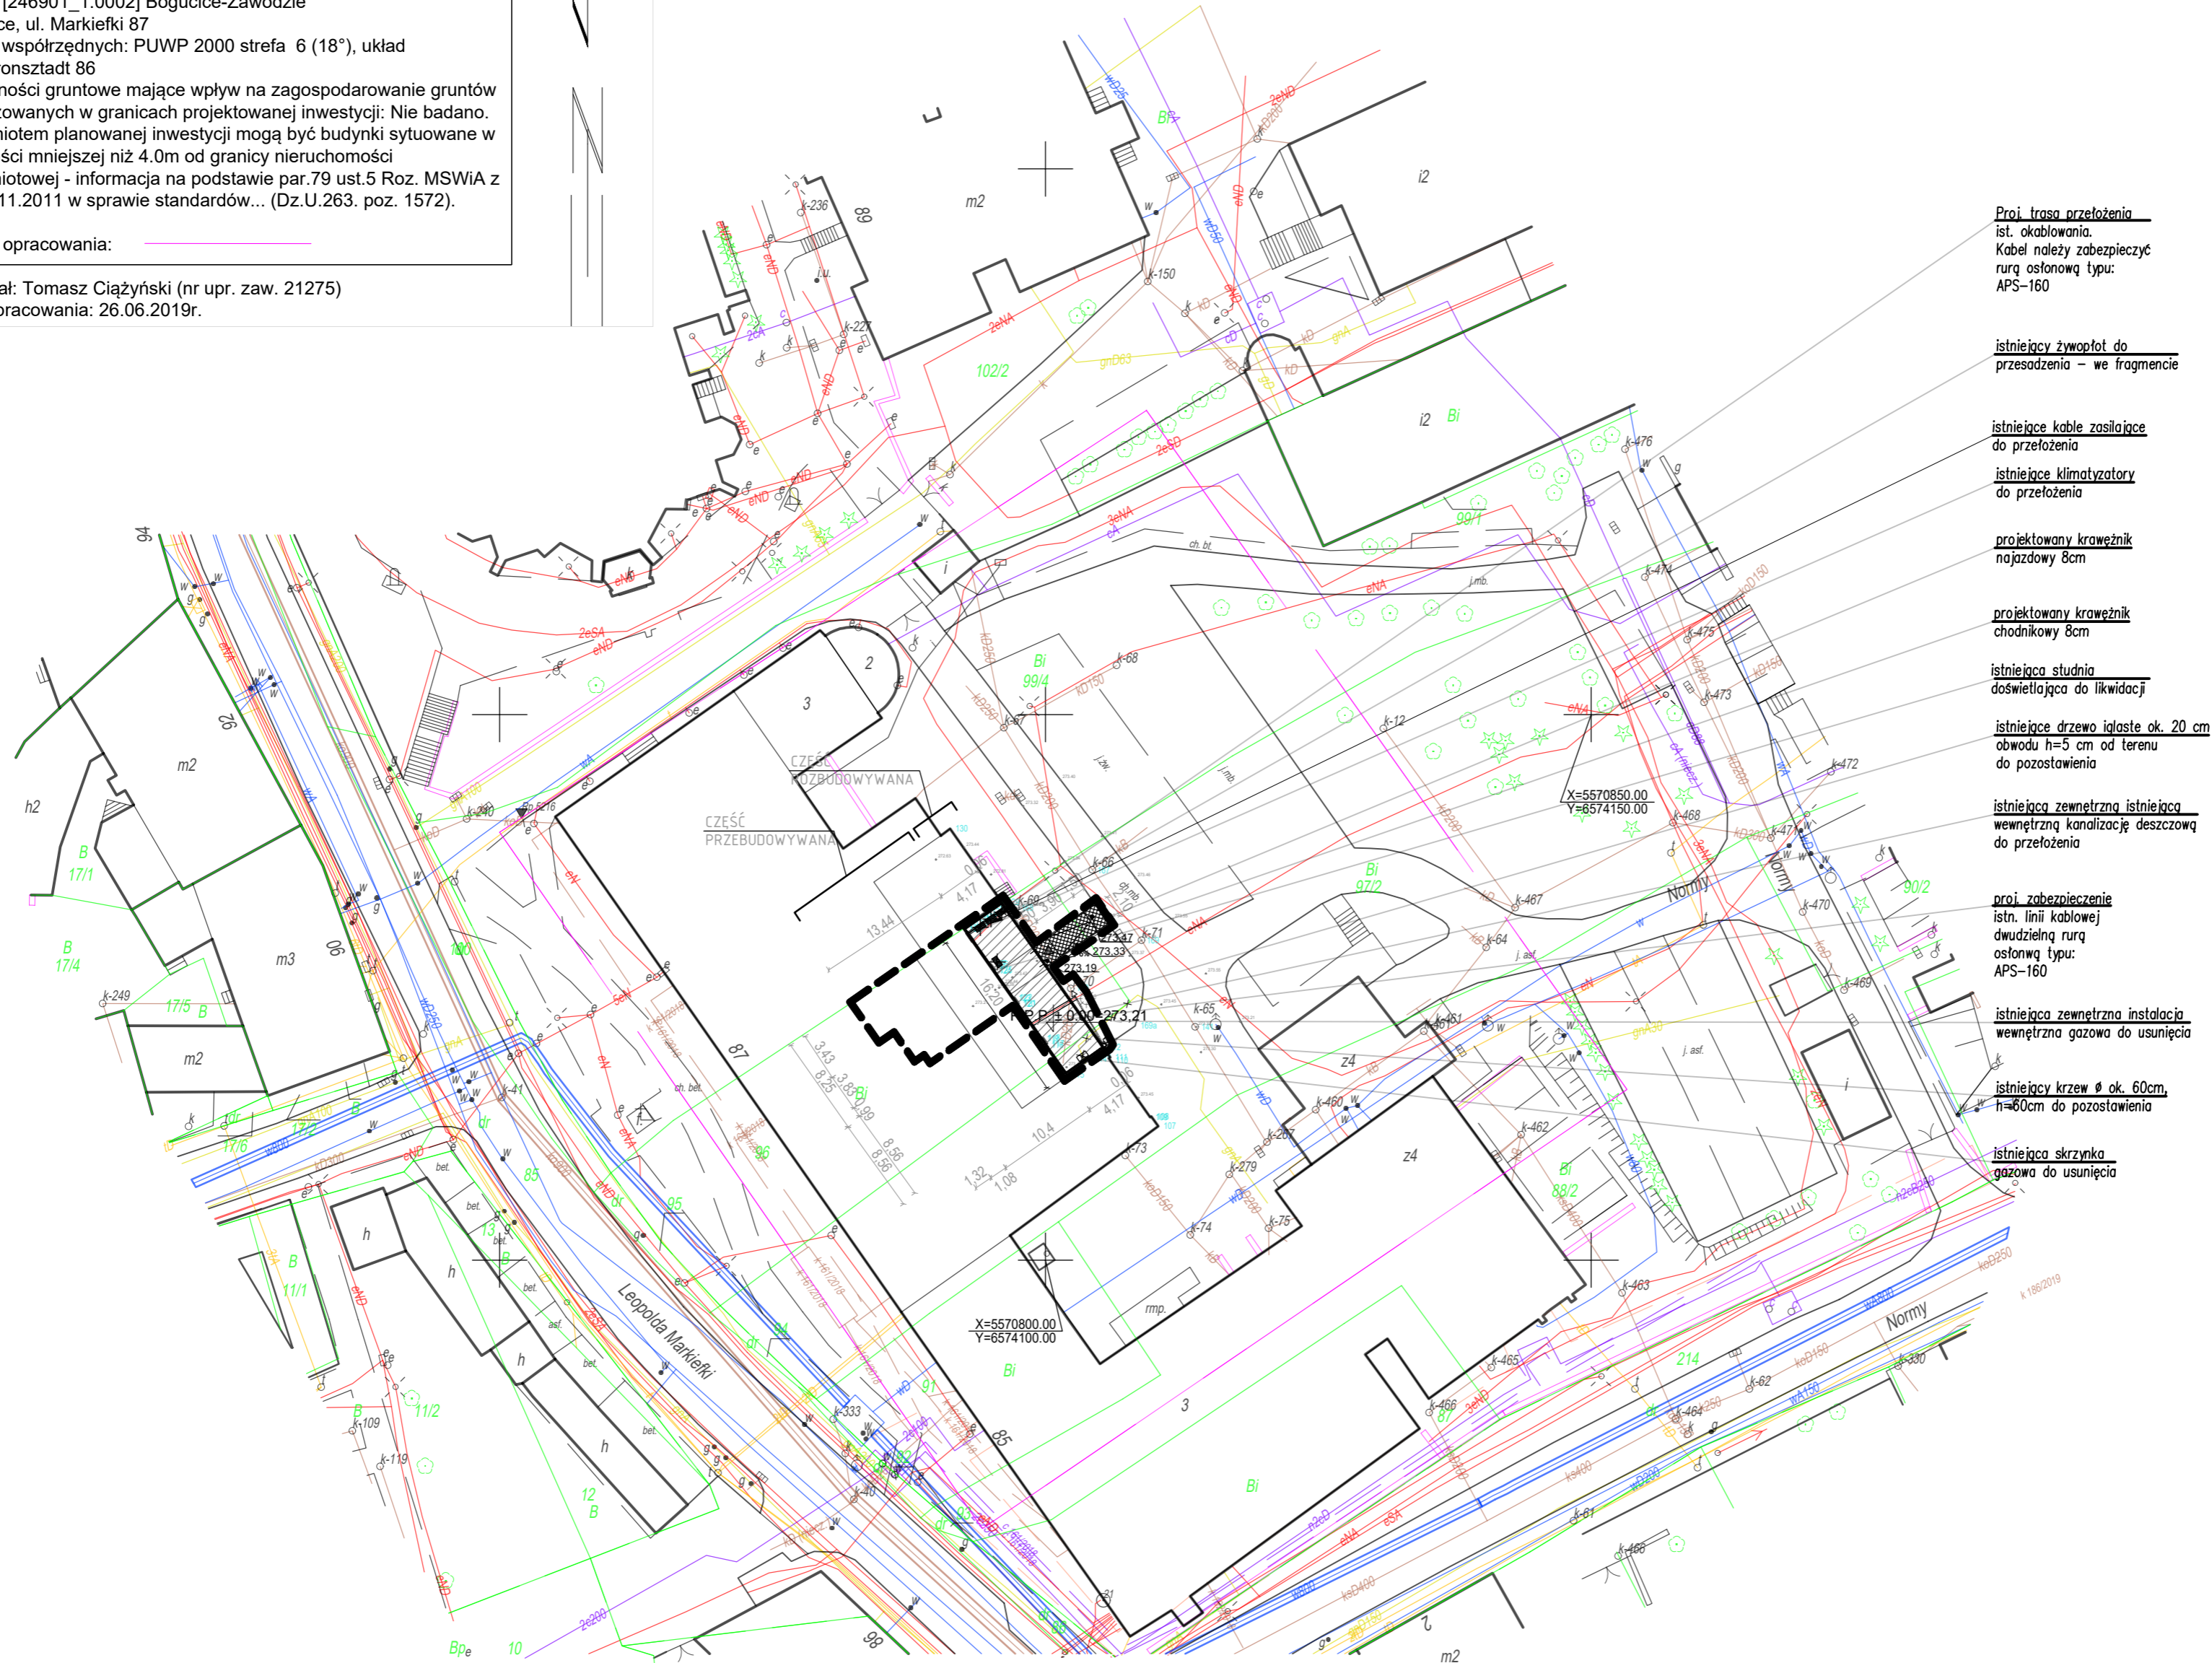

Proj. trasa przebiegu ist. okablowania.  
Kabel należy zabezpieczyć rurą osłonową typu: APS-160

istniejący żyłopot do przesadzenia - we fragmencie

istniejące kable zasilające do przełożenia

istniejące klimatyzatory do przełożenia

projektowany krawężnik nożowy 8cm

projektowany krawężnik chodnikowy 8cm

istniejące studnia doświetlająca do likwidacji

istniejące drzewo iglaste ok. 20 cm obwodu h=5 cm od terenu do pozostawienia

istniejąca zewnętrzna istniejąca wewnętrzną kanalizację deszczową do przełożenia

proj. zabezpieczenie istn. linii kablowej dwudzielną rurą osłonową typu: APS-160

istniejąca zewnętrzna instalacja wewnętrzną gazowa do usunięcia

istniejący krzew Ø ok. 60cm, h=60cm do pozostawienia

istniejąca skrzynka gazowa do usunięcia

## OZNACZENIA:

- Granica opracowania geodezyjnego (mapy do celów projektowych)
- Zakres inwestycji
- Numer działki
- Istniejące rzędne terenu
- Istniejący budynek
- Istniejąca nawierzchnia z masy bitumicznej

## WYBURZENIA I DEMONTAŻE:

- Klimatyzatory przeznaczone do przełożenia
- Skrzynka gazowa przeznaczona do usunięcia
- Istniejąca zewnętrzna instalacja wewnętrzną gazowa do usunięcia
- Studnia doświetlająca do likwidacji

## PROJEKTOWANE:

- Projektowany budynek
- Projektowane wejście do budynku
- Projektowane rzędne terenu
- Projektowane dojeżdżenie do budynku - nawierzchnia z kostki bet. 6cm biologicznie czynna

## PROJEKTOWANE ZEWNĘTRZNE INSTALACJE WEWNĘTRZNE:

- PROJ. KABLE ZASILAJĄCE
- PROJ. KANALIZACJA DESZCZOWA (ZEWNĘTRZNA INSTALACJA WEWNĘTRZNA KANALIZACJI DESZCZOWEJ)

## ZIELEŃ:

Istniejąca zieleń **nie** objęta ustawą z dnia 16.04.2004 r. o ochronie przyrody (tekst jednolity Dz.U. 2020.55)

- Ligustr pospolity - do przesadzenia
- Drzewo iglaste - Sosna - obwód ok. 20 cm na h= 5 cm od terenu posadawienia - do pozostawienia
- Krzew - Tuja Danica Ø ok. 60 cm, h= 60 cm - do pozostawienia

## POŚWIADCZAM SPORZĄDZENIE PROJEKTU ZAGOSPODAROWANIA TERENU NA ZGODNE Z ORYGINAŁEM KOPII AKTUALNEJ MAPY DO CELÓW PROJEKTOWYCH.

### UWAGA:

1. WSZYSTKIE WYMIARY SPRAWDZIĆ NA BUDOWIE
2. RYSUNEK ROZPATRYWAĆ ŁĄCZNIE Z RYSUNKAMI BRANŻOWYMI

Przedmiotowy projekt jest chroniony prawem autorskim z dn. 4 lutego 1994r. (Dziennik Ustaw nr 24 z dn. 23.02.1994r.). Zwielokrotnienie egzemplarzy, odsprzedaż lub inne wprowadzanie do obrotu oraz opracowanie zależne w postaci koncepcji ostatecznej i projektu budowlanego lub wykonawczego bez zgody autorów jest zabronione.

	"STUDIO QUATTRO" arch. Hanna Kramarczyk-Leśniak pracownia: 40-540 Katowice, ul. Szpaków 51; tel./fax (32) 257 06 65; e-mail: hanna.lesniak@studioquattro.eu	NUMER PROJEKTU 006/2019 FAZA
	OBIEKT "PRZEBUDOWA ISTNIEJĄCYCH POMIESZCZEŃ SZPITALNYCH WRAZ Z ROZBUDOWĄ W CELU WYKONANIA APTEKI SZPITALNEJ W SZPITALU ZAKONU BONIFRATRÓW PW. ANIOŁÓW STRÓŻÓW W KATOWICACH 40-211 KATOWICE, UL. KS. L. MARKIEFKI 87" NR DZIAŁEK: 96, 97/2	P.B.
BRANŻA PELNOBRANŻOWY	PLAN ZAGOSPODAROWANIA TERENU, ZBIORCZE ZESTAWIENIE ZEWNĘTRZNYCH INSTALACJI WEWNĘTRZNYCH - PROJEKT	SKALA 1:500
BRANŻA ARCH. - BUD. OPRACOWAŁ	mgr inż. arch. Hanna Kramarczyk-Leśniak nr upr. 71/2001	DATA 09.2019/ 01.2020
OPRACOWAŁ	mgr inż. arch. Katarzyna Golec	NR RYS.
SPRAWDZIŁ	mgr inż. arch. Grzegorz Seweryn nr upr. 744/87	DATA
BRANŻA SANITARYJNA AUTOR OPRACOWAŁ	mgr inż. Łukasz Mirczak nr upr. SLK/1059/PWOS/05	NR RYS.
SPRAWDZIŁ	mgr inż. Katarzyna Tymieniecka nr upr. SLK/8296/PWBS/18	DATA
BRANŻA ELEKTRYCZNA AUTOR OPRACOWAŁ	mgr inż. Tomasz Soluch nr upr. SLK/1079/POOE/05	NR RYS.
SPRAWDZIŁ	mgr inż. Adam Panicz nr upr. SLK/0622/PWOE/05	03 A