


ZAKRES OPRACOWANIA DLA PROWADZENIA KABLI ELEKTRYCZNYCH ZASILAJĄCYCH POMIESZCZENIA APTEKI SZPITALNEJ

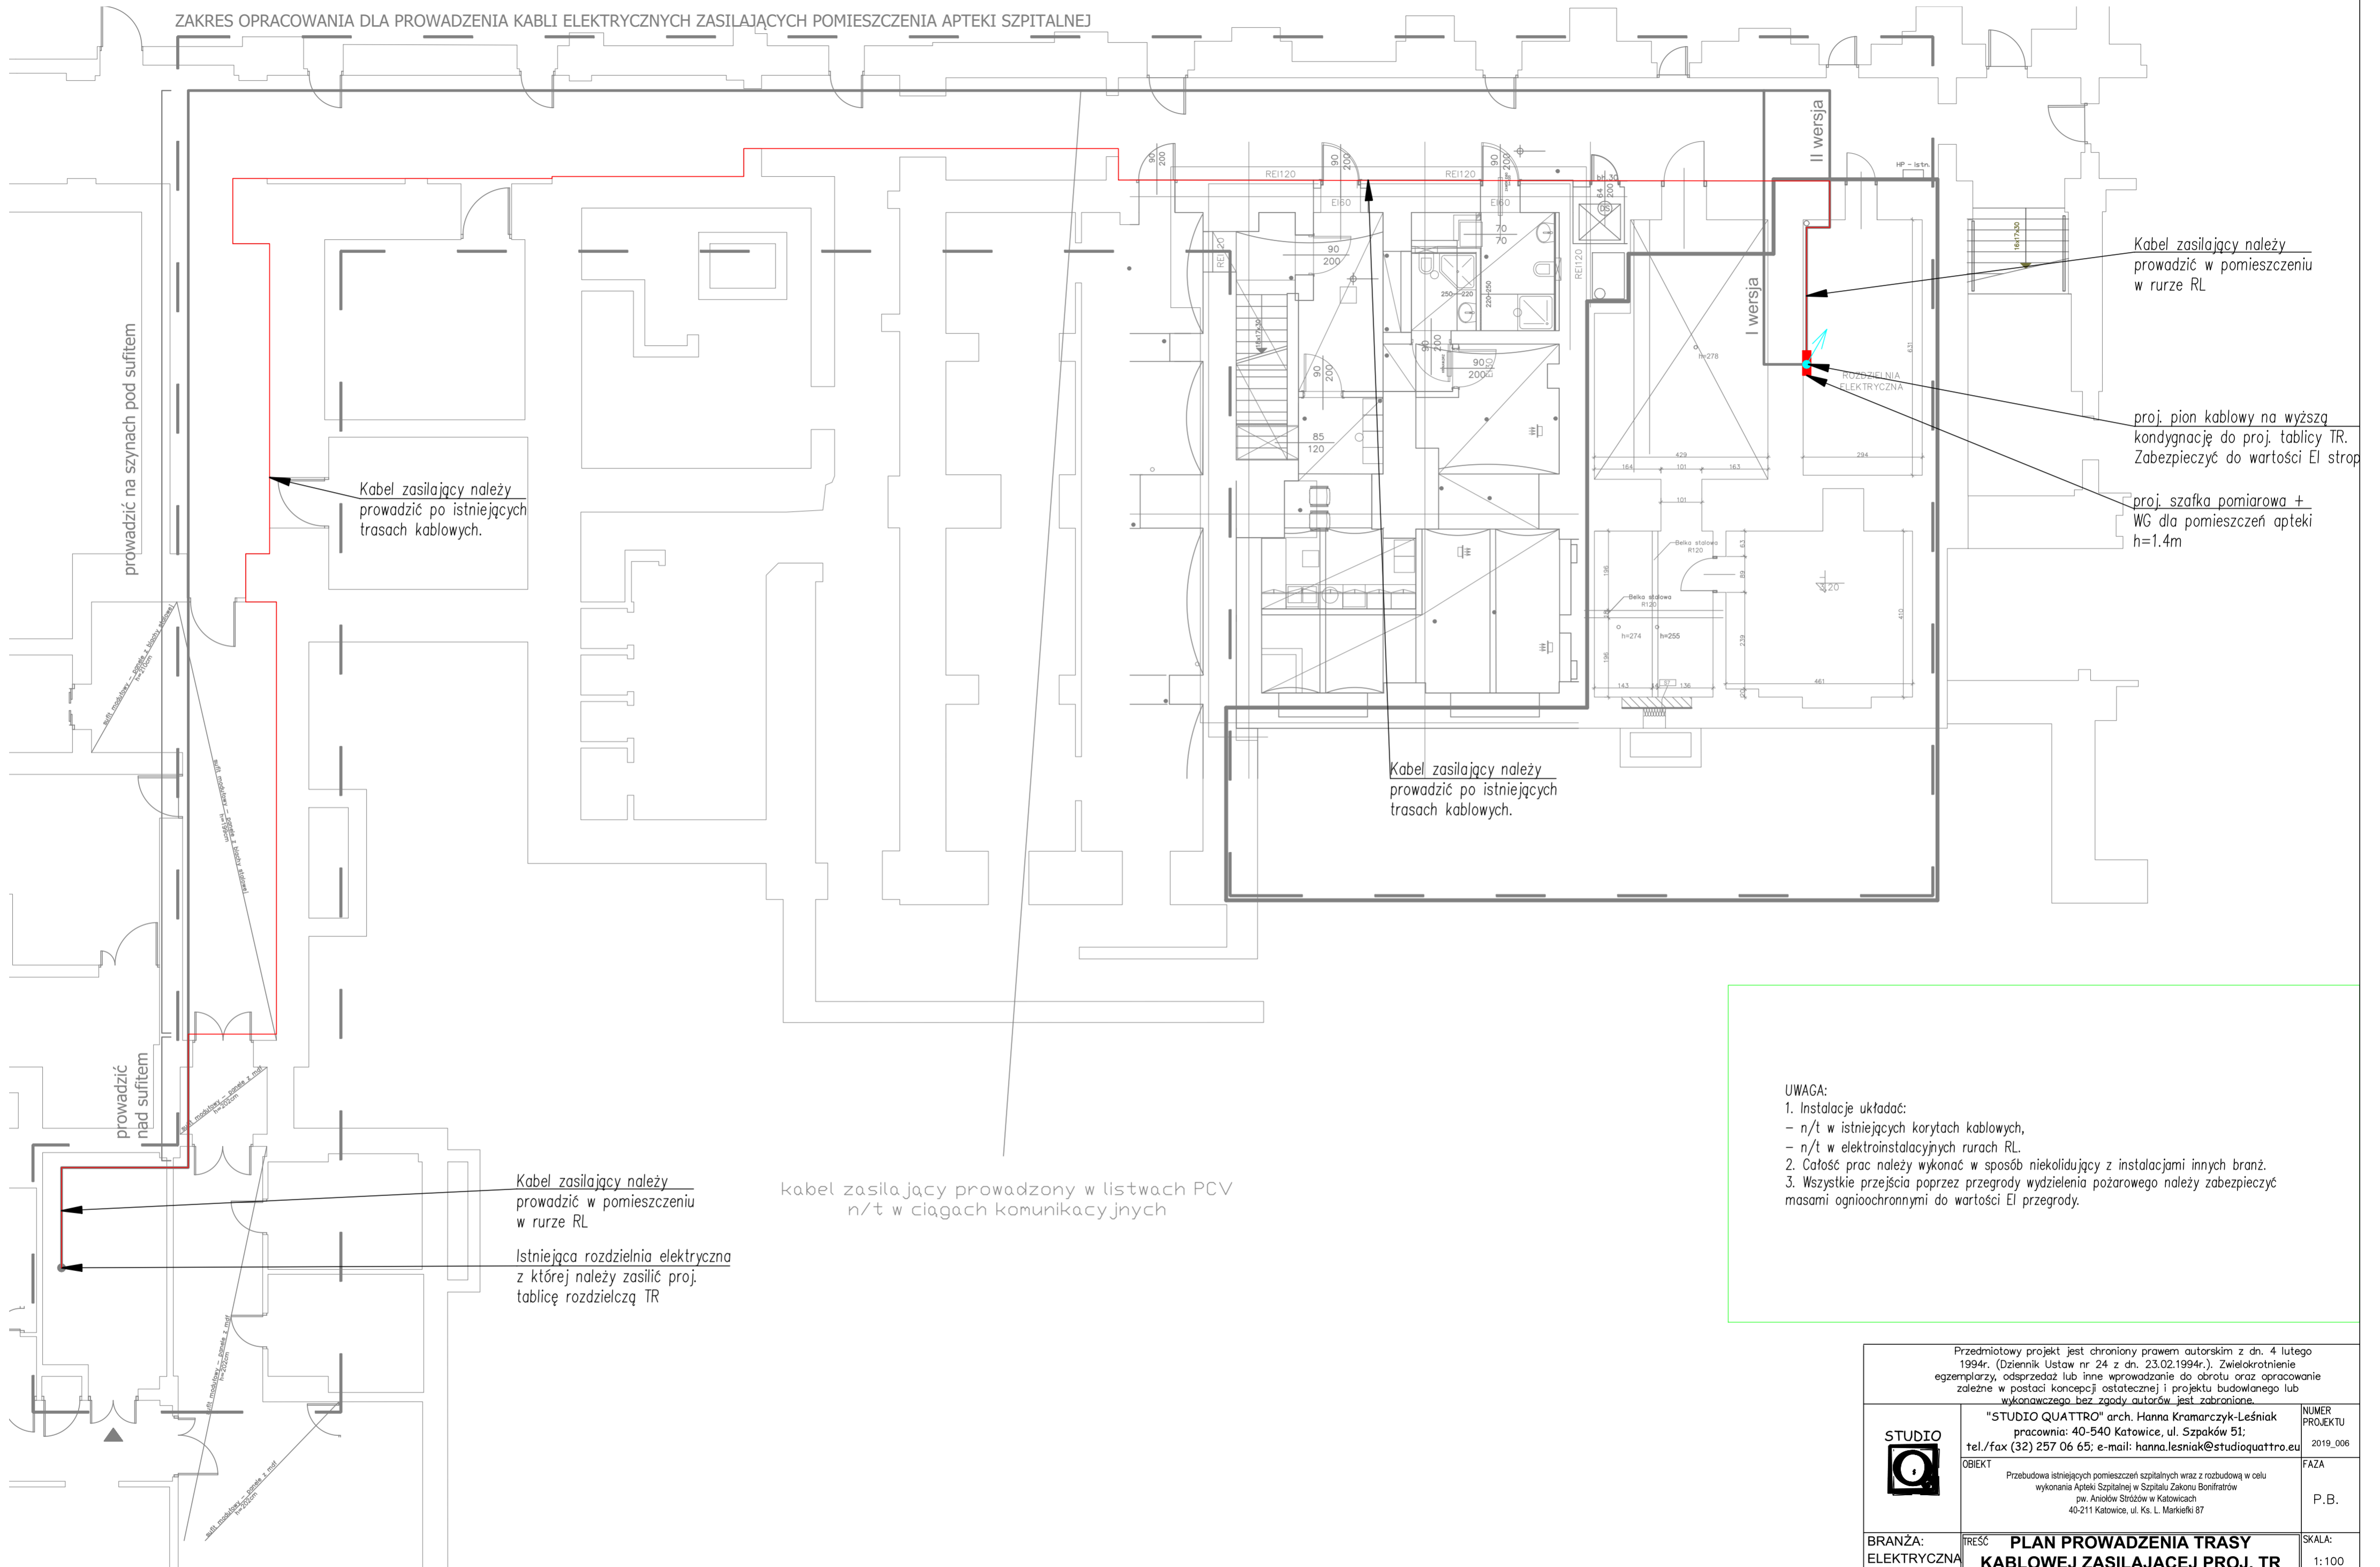

- UWAGA:
- Instalacje układać:
    - n/t w istniejących korytach kablowych,
    - n/t w elektroinstalacyjnych rurach RL.
  - Całość prac należy wykonać w sposób niekolidujący z instalacjami innych branż.
  - Wszystkie przejścia poprzez przegrody wydzielenia pożarowego należy zabezpieczyć masami ognioochronnymi do wartości EI przegrody.

Przedmiotowy projekt jest chroniony prawem autorskim z dn. 4 lutego 1994r. (Dziennik Ustaw nr 24 z dn. 23.02.1994r.). Zwielokrotnienie egzemplarzy, odsprzedaż lub inne wprowadzanie do obrotu oraz opracowanie zależne w postaci koncepcji ostatecznej i projektu budowlanego lub wykonawczego bez zgody autorów jest zabronione.		
STUDIO 	"STUDIO QUATTRO" arch. Hanna Kramarczyk-Leśniak pracownia: 40-540 Katowice, ul. Szpaków 51; tel./fax (32) 257 06 65; e-mail: hanna.lesniak@studioquattro.eu	NUMER PROJEKTU 2019_008
	OBIEKT Przebudowa istniejących pomieszczeń szpitalnych wraz z rozbudową w celu wykonania Apteki Szpitalnej w Szpitalu Zakonu Bonifratrów pw. Aniołów Stróżów w Katowicach 40-211 Katowice, ul. Ks. L. Mankieki 87	FAZA P.B.
BRANŻA: ELEKTRYCZNA	TREŚĆ <b>PLAN PROWADZENIA TRASY KABLOWEJ ZASILAJĄCEJ PROJ. TR</b>	SKALA: 1:100
AUTOR OPRACOWAŁ:	mgr inż. Tomasz Soluch SLK/1079/PWOE/05	DATA: 09.2019/ 01.2020
OPRACOWAŁ:	mgr inż. Michał Cichoń	NR. RYS.
SPRAWDZIŁ:	mgr inż. Adam Panicz SLK/0622/PWOE/05	<b>6E</b>